


NOTA: NO SE INSTALARÁ NINGUNA LUMINARIA SIN LA PREVIA ACEPTACIÓN Y REPLANTEO DE LA DIRECCIÓN FACULTATIVA.


LEYENDA DE MECANISMOS

- INTERRUPTOR SIMPLE
- INTERRUPTOR CONMUTADO
- TOMA DE 10A
- TOMA DE 16A
- TOMA DE 20A
- TOMA DE 25A
- BASE DE ENCHUFE ESTANCA PARA ZONAS HÚMEDAS
- MOTOR DE MECANISMO
- TOMA DE INSTALACIONES AUDIOVISUALES
- TOMA DE ANTENA PARA TELEVISIÓN
- CONTADOR ELECTRICO
- TOMA DE TELEFONIA
- BASE INFORMÁTICA
- CUADRO ELECTRICO

CS2. CUADRO SECUNDARIO 2. DESPACHOS

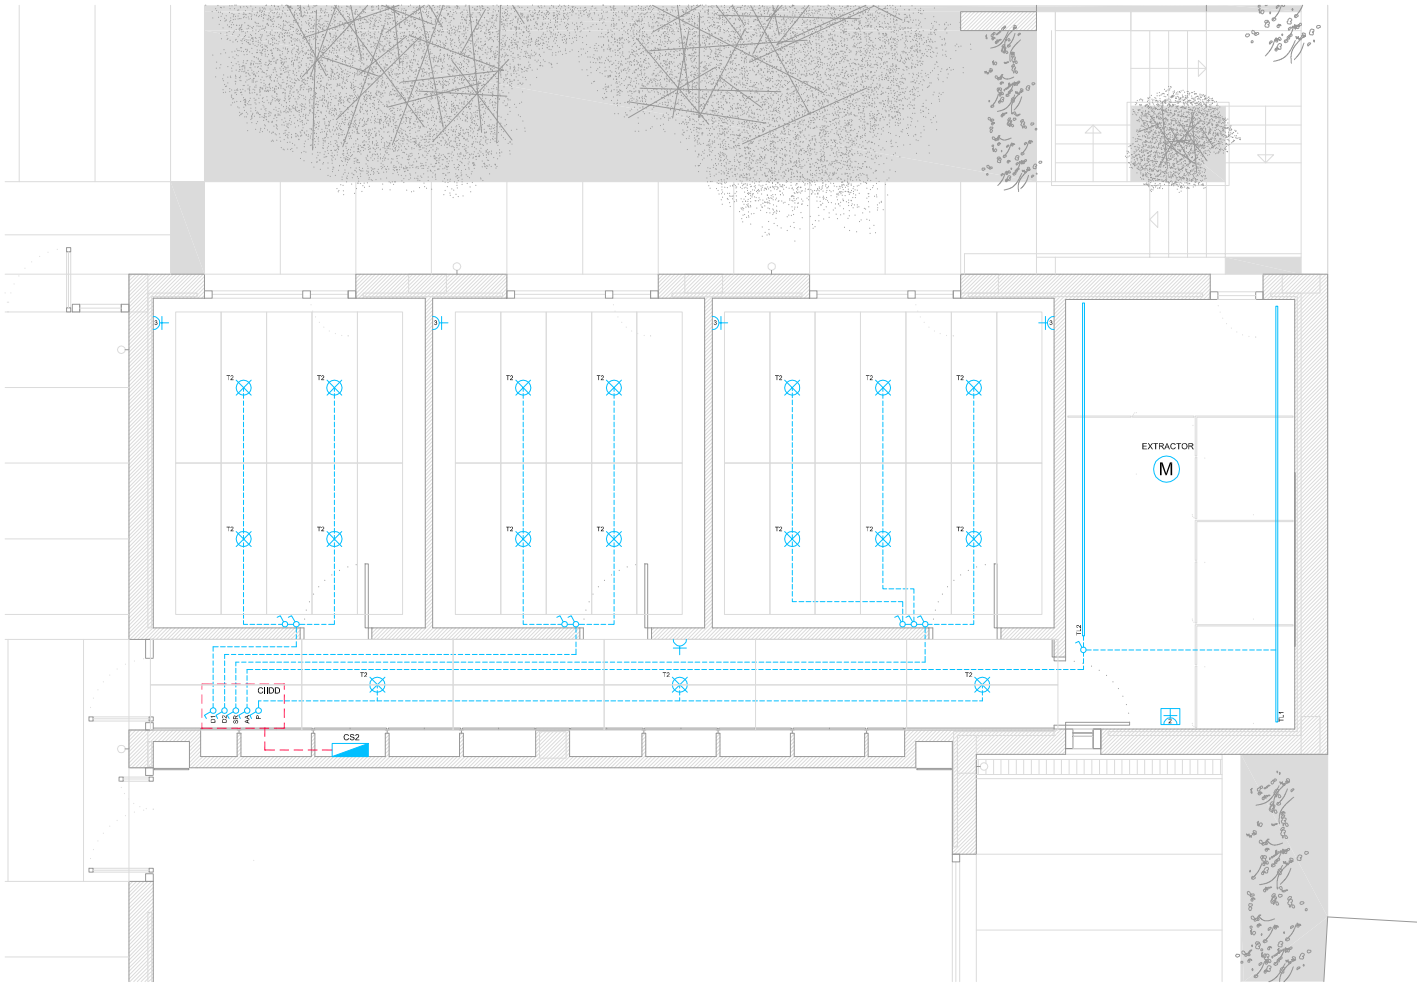

ESQUEMA DE DISTRIBUCIÓN DE CUADROS ELECTRICOS. ESCALA 1:500

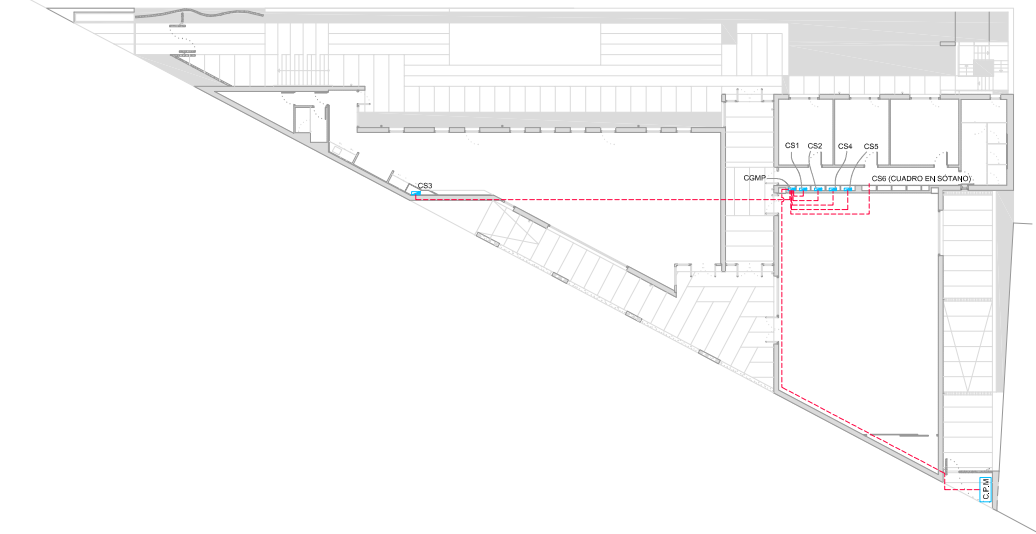


LEYENDA DE LUMINARIA

- LUMINARIA LED DE TECHO TIPO DOWNLIGHT. 30W
- LUMINARIA DE TECHO TIPO FOCO EMPOTRADO FIJO DE 35W.
- APLIQUE DE PARED. 35W
- TIRA LED SIMPLE DESNUDA 780Lm/m
- TIRA LED SIMPLE 780Lm/m INCLUIDA EN PERFIL DE ALUMINIO EXTRUIDO
- TIRA LED DOBLE 780Lm/m INCLUIDA EN PERFIL DE ACERO ZINCADO
- LUMINARIA FLUORESCENTE SUSPENDIDA 1x54W L=2x126
- LUMINARIA FLUORESCENTE SUSPENDIDA 2x80W L=156
- LUMINARIA EXTERIOR LED DE 12W EMPOTRADA EN SUELO CON FOSO DE 90mm.
- LUMINARIA EXTERIOR TIPO BALIZA DE RADIACIÓN LATERAL EMPOTRADA EN SUELO. 35W
- LUMINARIA EXTERIOR TIPO BALIZA DE MULTIRADIACIÓN LATERAL EMPOTRADA EN SUELO. 35W

- LUMINARIA EXTERIOR TIPO APLIQUE EMPOTRADO EN MURO DE HORMIGÓN DE 35W
- LUMINARIA EXTERIOR LED TIPO PROYECTOR BASCULANTE FIJADO A BLOQUE DE HORMIGÓN Y ALOJADO EN UN GAVIÓN. 50W
- LUMINARIA EXTERIOR LED TIPO PROYECTOR BASCULANTE FIJADO A MURO DE HORMIGÓN. 50W
- FORMACIÓN DE CIELO EN FALSO TECHO CON FUENTE DE LUZ LED DE 2X16W PARA 200 TERMINALES DE FIBRA OPTICA DE 5m
- PANTALLA ESTANCA DE SUPERFICIE PARA 2 TUBOS LED T8 2X25W. L=150cm

NOTA: NO SE INSTALARÁ NINGUNA LUMINARIA SIN LA PREVIA ACEPTACIÓN Y REPLANTEO DE LA DIRECCIÓN FACULTATIVA.


CS3. CUADRO SECUNDARIO 3. SALÓN SOCIAL

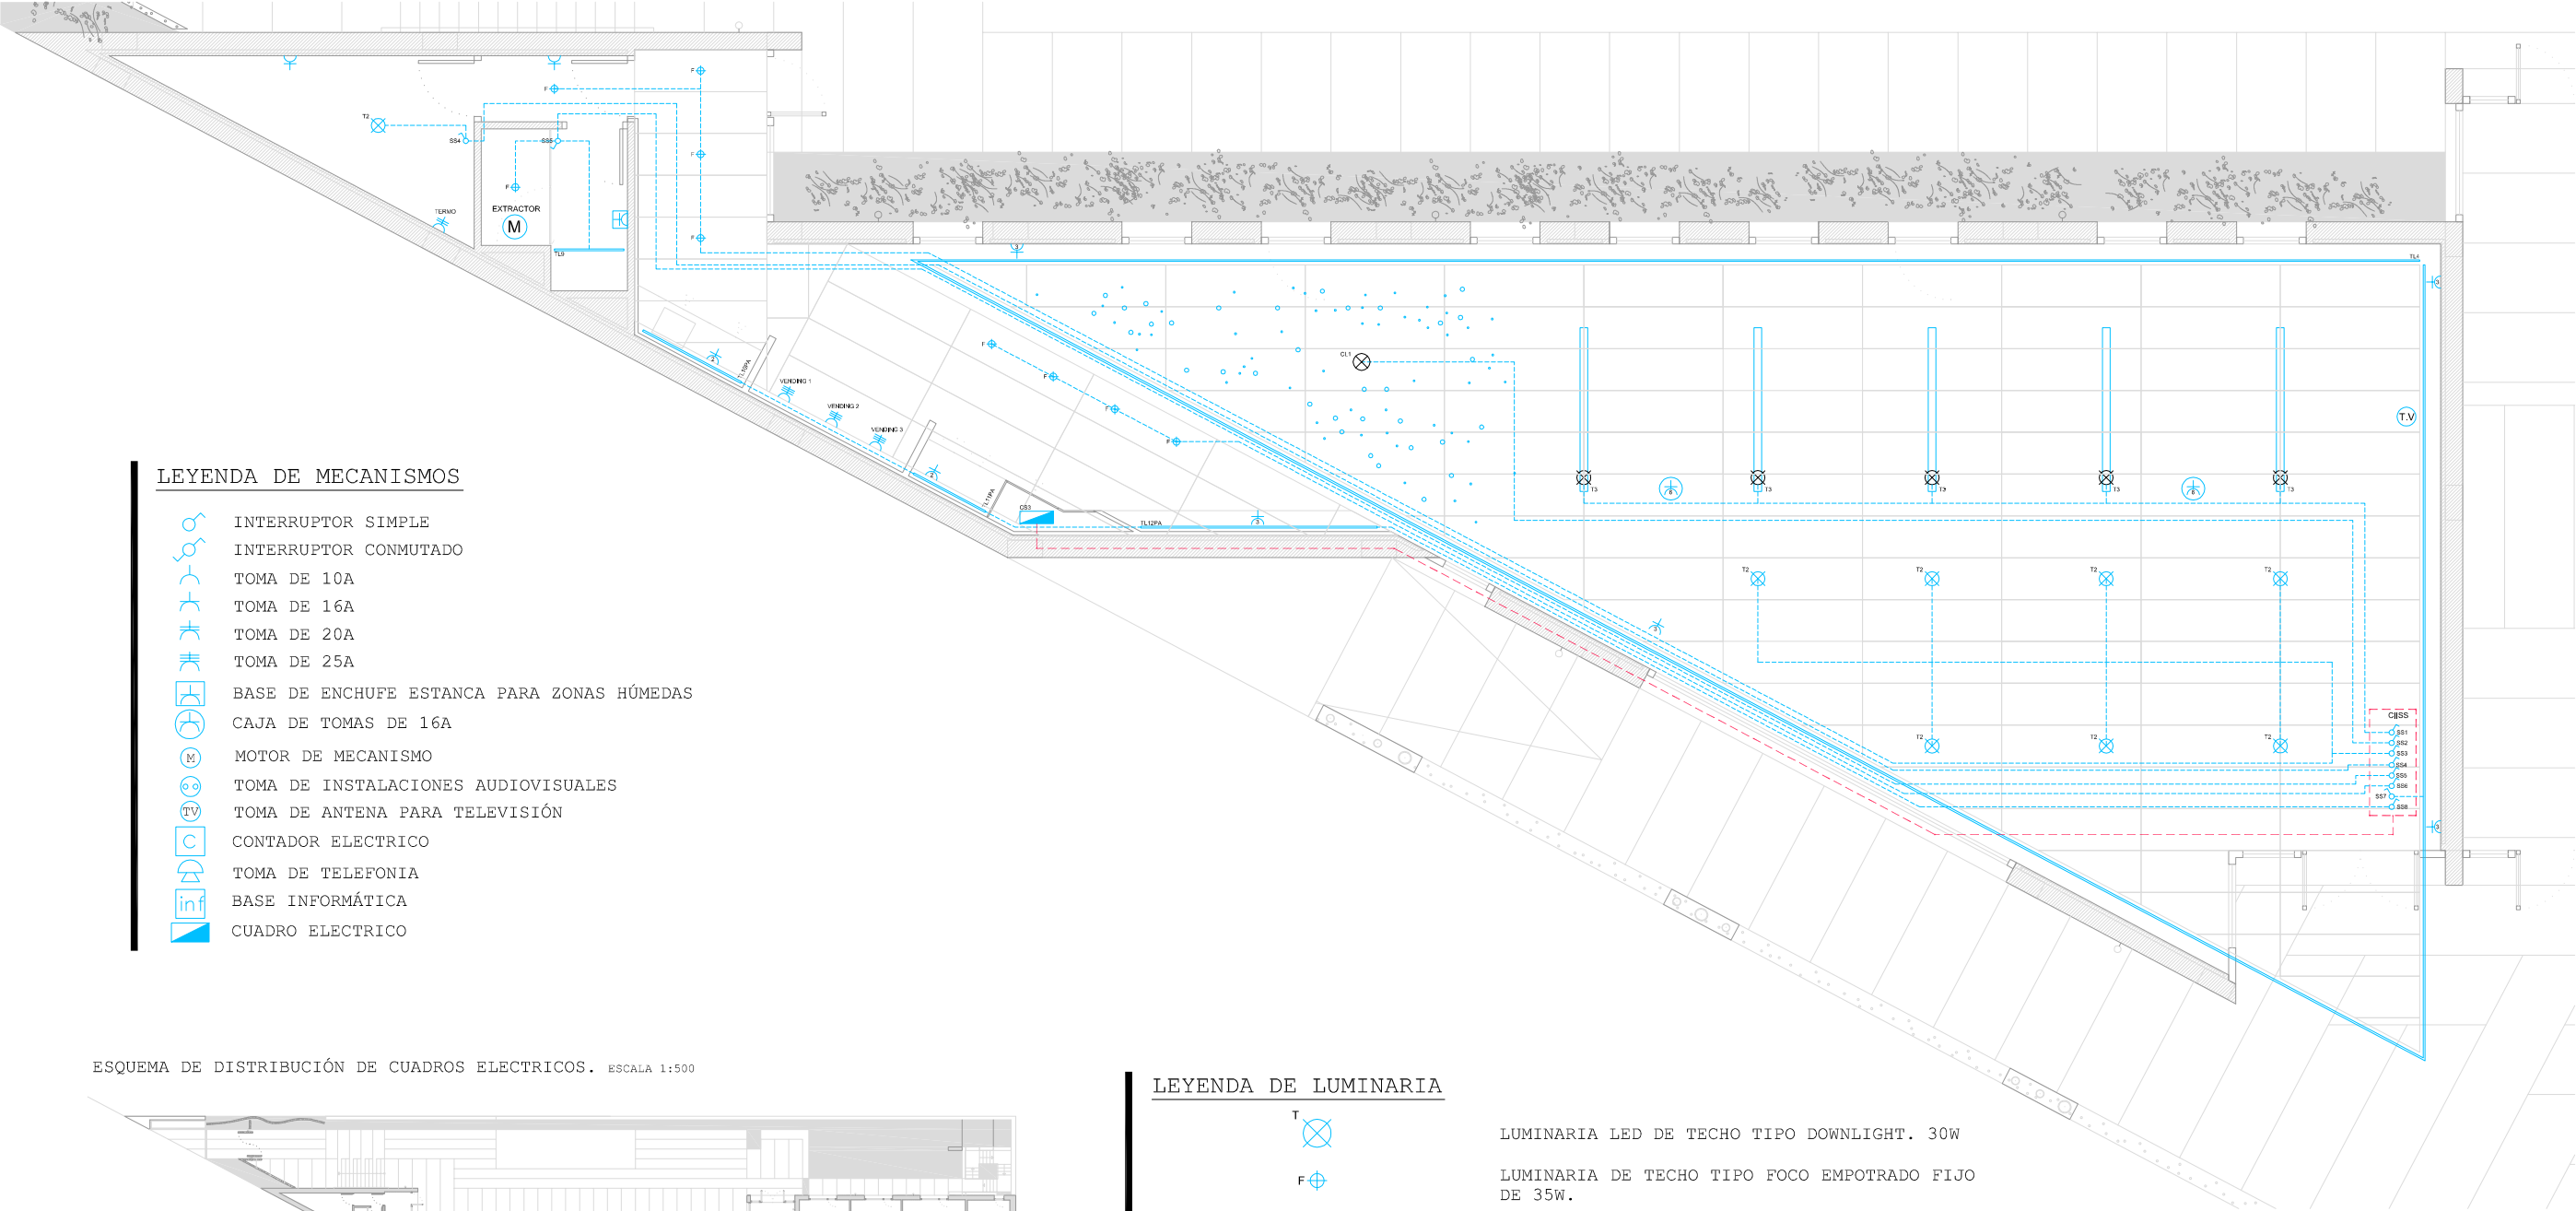

LEYENDA DE MECANISMOS

- INTERRUPTOR SIMPLE
- INTERRUPTOR CONMUTADO
- TOMA DE 10A
- TOMA DE 16A
- TOMA DE 20A
- TOMA DE 25A
- BASE DE ENCHUFE ESTANCA PARA ZONAS HÚMEDAS
- CAJA DE TOMAS DE 16A
- MOTOR DE MECANISMO
- TOMA DE INSTALACIONES AUDIOVISUALES
- TOMA DE ANTENA PARA TELEVISIÓN
- CONTADOR ELECTRICO
- TOMA DE TELEFONIA
- BASE INFORMÁTICA
- CUADRO ELECTRICO

ESQUEMA DE DISTRIBUCIÓN DE CUADROS ELECTRICOS. ESCALA 1:500

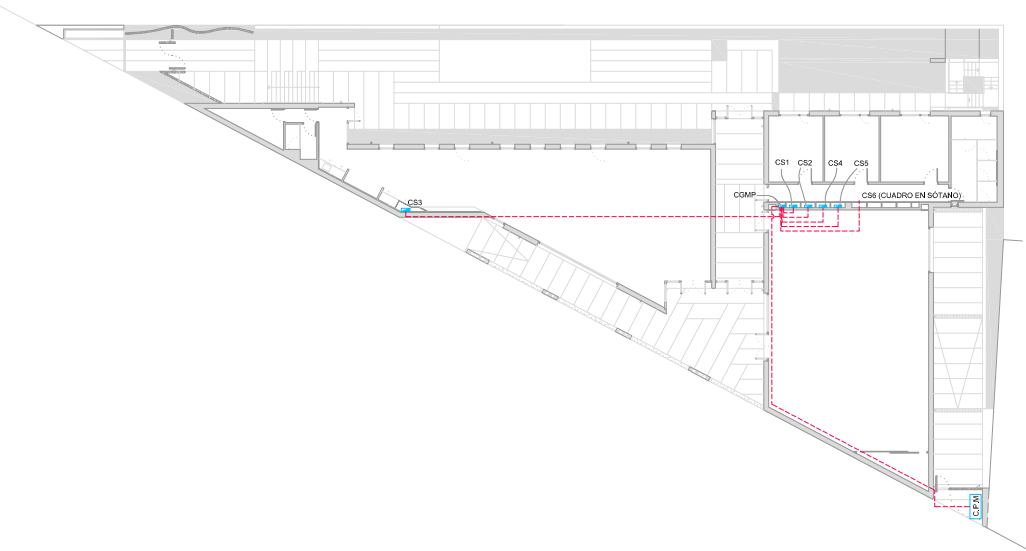


LEYENDA DE LUMINARIA

- LUMINARIA LED DE TECHO TIPO DOWNLIGHT. 30W
- LUMINARIA DE TECHO TIPO FOCO EMPOTRADO FIJO DE 35W.
- APLIQUE DE PARED. 35W
- TIRA LED SIMPLE DESNUDA 780Lm/m
- TIRA LED SIMPLE 780Lm/m INCLUIDA EN PERFIL DE ALUMINIO EXTRUIDO
- TIRA LED DOBLE 780Lm/m INCLUIDA EN PERFIL DE ACERO ZINCADO
- LUMINARIA FLUORESCENTE SUSPENDIDA 1x54W L=2x126
- LUMINARIA FLUORESCENTE SUSPENDIDA 2x80W L=156
- LUMINARIA EXTERIOR LED DE 12W EMPOTRADA EN SUELO CON FOSO DE 90mm.
- LUMINARIA EXTERIOR TIPO BALIZA DE RADIACIÓN LATERAL EMPOTRADA EN SUELO. 35W
- LUMINARIA EXTERIOR TIPO BALIZA DE MULTIRADIACIÓN LATERAL EMPOTRADA EN SUELO. 35W
- LUMINARIA EXTERIOR TIPO APLIQUE EMPOTRADO EN MURO DE HORMIGÓN DE 35W
- LUMINARIA EXTERIOR LED TIPO PROYECTOR BASCULANTE FIJADO A BLOQUE DE HORMIGÓN Y ALOJADO EN UN GAVIÓN. 50W
- LUMINARIA EXTERIOR LED TIPO PROYECTOR BASCULANTE FIJADO A MURO DE HORMIGÓN. 50W
- FORMACIÓN DE CIELO EN FALSO TECHO CON FUENTE DE LUZ LED DE 2X16W PARA 200 TERMINALES DE FIBRA OPTICA DE 5m
- PANTALLA ESTANCA DE SUPERFICIE PARA 2 TUBOS LED T8 2X25W. L=150cm

NOTA: NO SE INSTALARÁ NINGUNA LUMINARIA SIN LA PREVIA ACEPTACIÓN Y REPLANTEO DE LA DIRECCIÓN FACULTATIVA.


CS4. CUADRO SECUNDARIO 4. JARDINES Y ACCESOS.

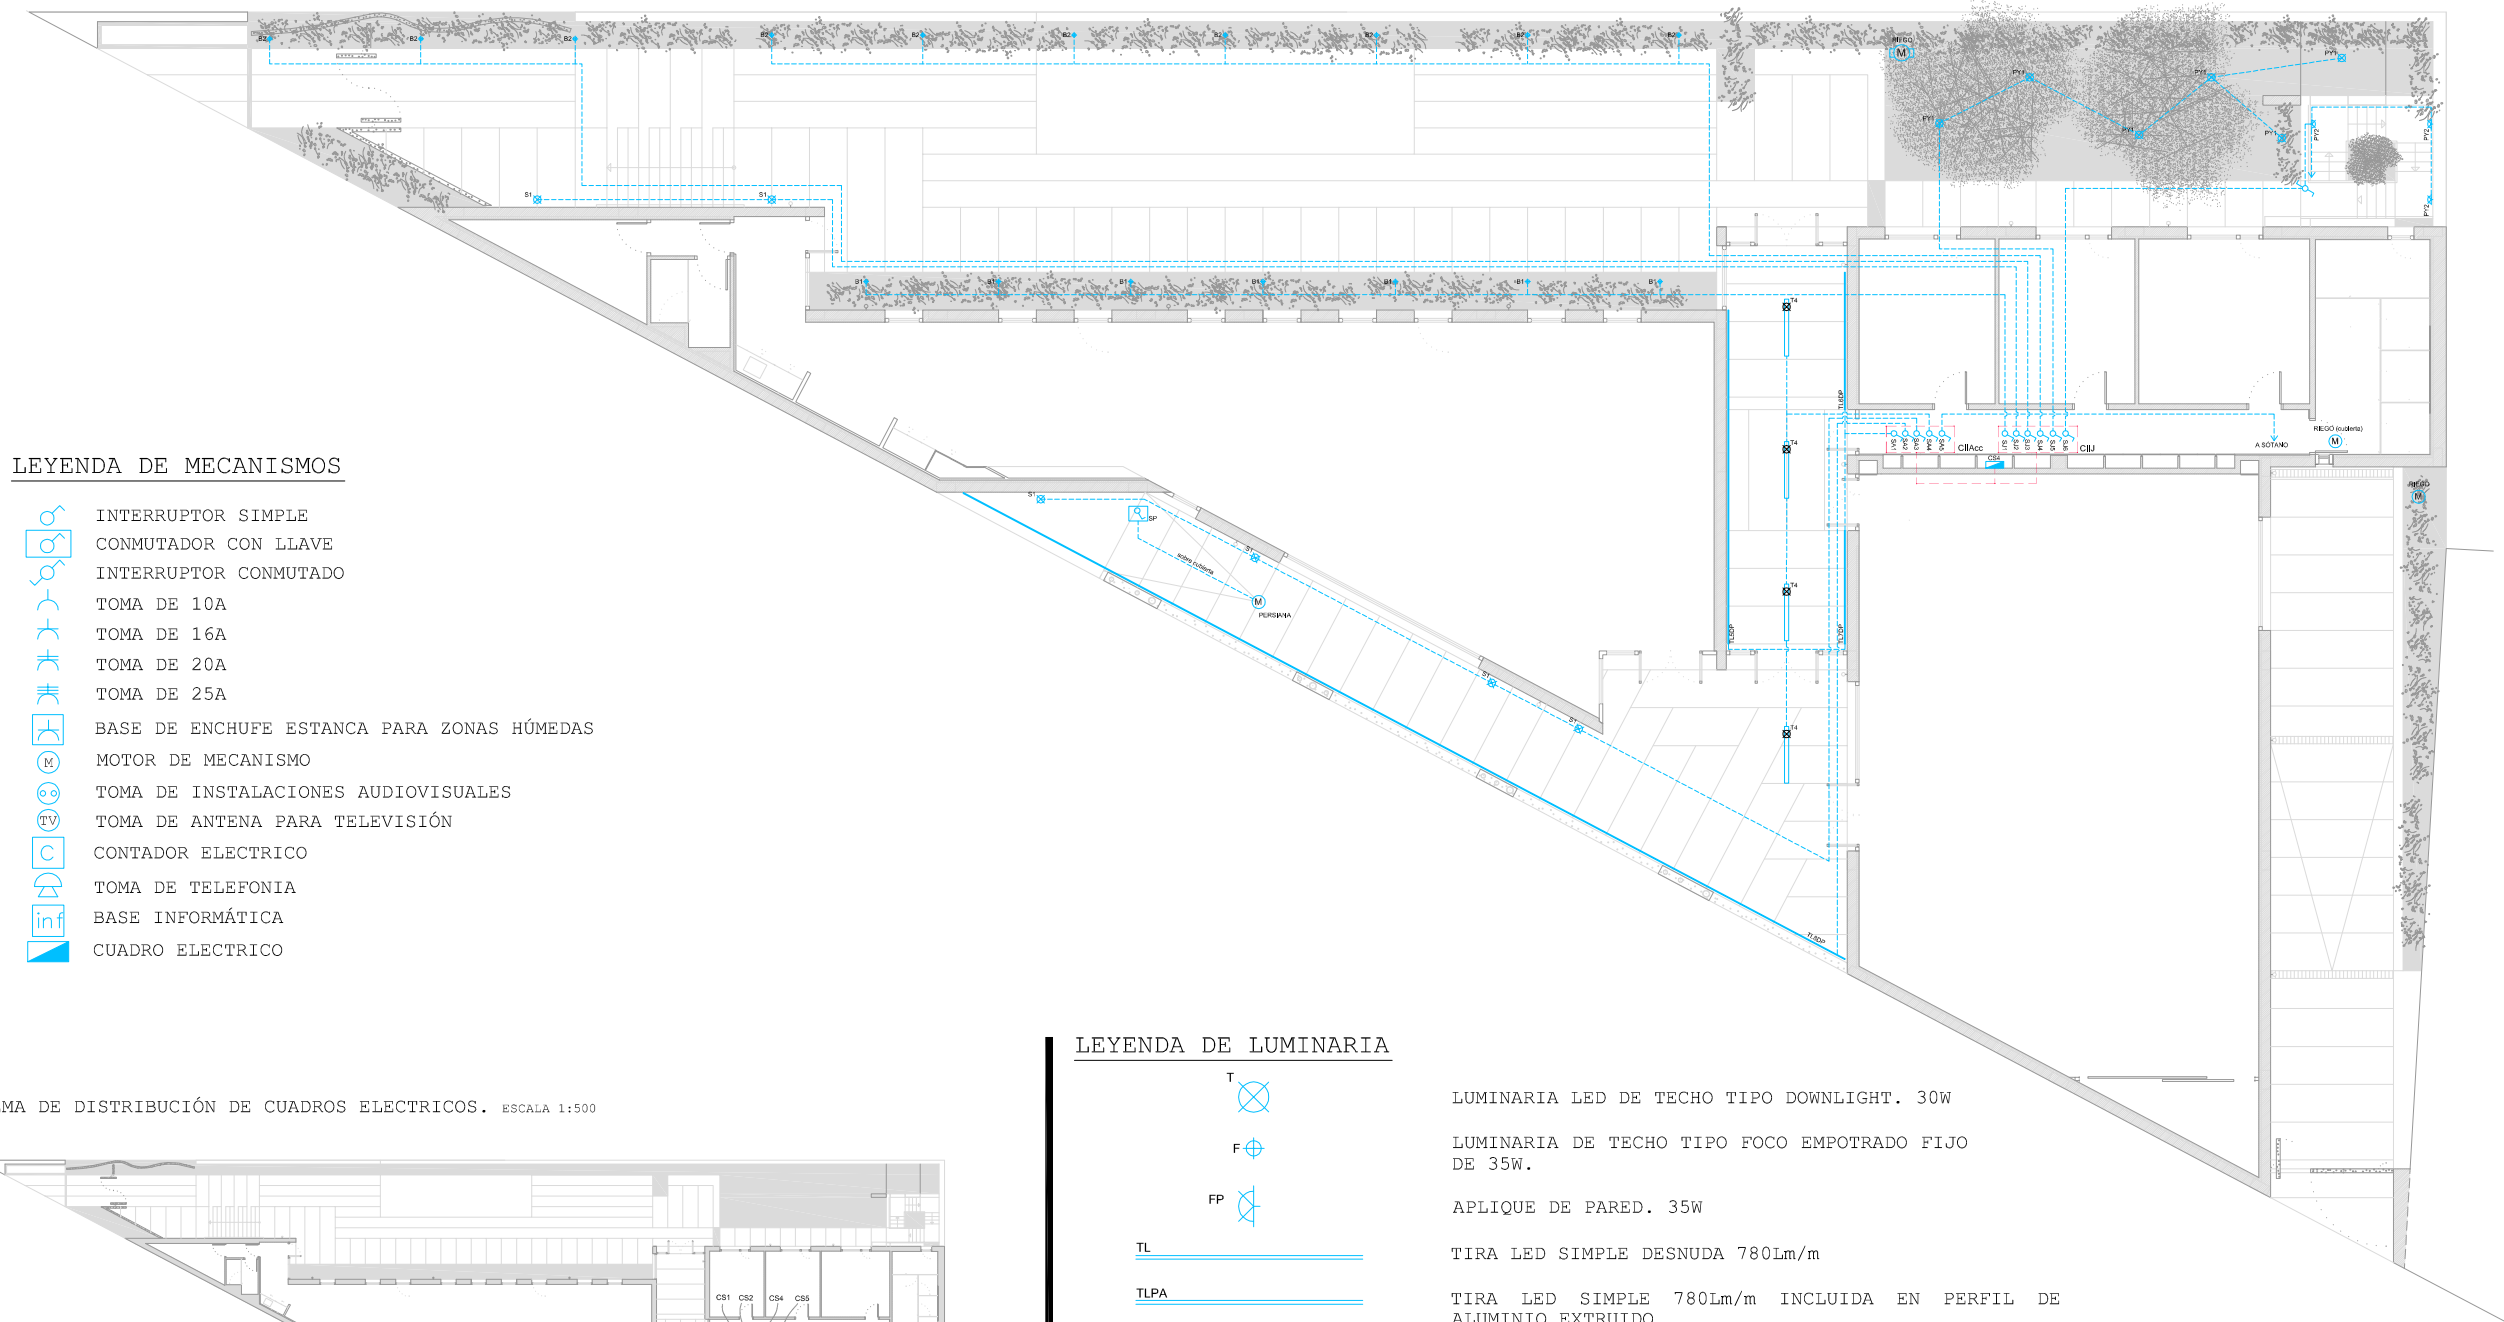

LEYENDA DE MECANISMOS

- INTERRUPTOR SIMPLE
- CONMUTADOR CON LLAVE
- INTERRUPTOR CONMUTADO
- TOMA DE 10A
- TOMA DE 16A
- TOMA DE 20A
- TOMA DE 25A
- BASE DE ENCHUFE ESTANCA PARA ZONAS HÚMEDAS
- MOTOR DE MECANISMO
- TOMA DE INSTALACIONES AUDIOVISUALES
- TOMA DE ANTENA PARA TELEVISIÓN
- CONTADOR ELECTRICICO
- TOMA DE TELEFONIA
- BASE INFORMÁTICA
- CUADRO ELECTRICICO

ESQUEMA DE DISTRIBUCIÓN DE CUADROS ELECTRICOS. ESCALA 1:500

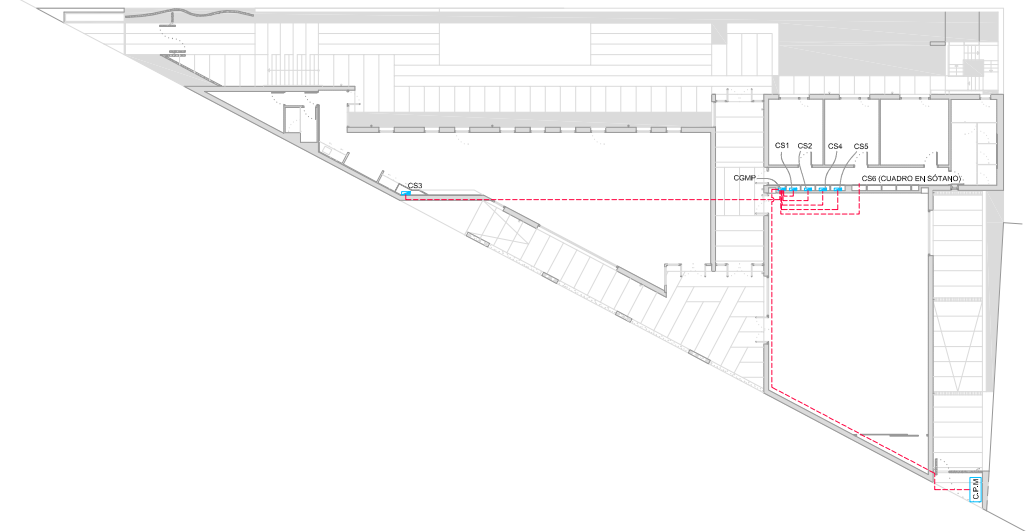

LEYENDA DE LUMINARIA

- LUMINARIA LED DE TECHO TIPO DOWNLIGHT. 30W
- LUMINARIA DE TECHO TIPO FOCO EMPOTRADO FIJO DE 35W.
- APLIQUE DE PARED. 35W
- TIRA LED SIMPLE DESNUDA 780Lm/m
- TIRA LED SIMPLE 780Lm/m INCLUIDA EN PERFIL DE ALUMINIO EXTRUIDO
- TIRA LED DOBLE 780Lm/m INCLUIDA EN PERFIL DE ACERO ZINCADO
- LUMINARIA FLUORESCENTE SUSPENDIDA 1x54W L=2x126
- LUMINARIA FLUORESCENTE SUSPENDIDA 2x80W L=156
- LUMINARIA EXTERIOR LED DE 12W EMPOTRADA EN SUELO CON FOSO DE 90mm.
- LUMINARIA EXTERIOR TIPO BALIZA DE RADIACIÓN LATERAL EMPOTRADA EN SUELO. 35W
- LUMINARIA EXTERIOR TIPO BALIZA DE MULTIRADIACIÓN LATERAL EMPOTRADA EN SUELO. 35W
- LUMINARIA EXTERIOR TIPO APLIQUE EMPOTRADO EN MURO DE HORMIGÓN DE 35W

- LUMINARIA EXTERIOR LED TIPO PROYECTOR BASCULANTE FIJADO A BLOQUE DE HORMIGÓN Y ALOJADO EN UN GAVIÓN. 50W
- LUMINARIA EXTERIOR LED TIPO PROYECTOR BASCULANTE FIJADO A MURO DE HORMIGÓN. 50W
- FORMACIÓN DE CIELO EN FALSO TECHO CON FUENTE DE LUZ LED DE 2X16W PARA 200 TERMINALES DE FIBRA OPTICA DE 5m
- PANTALLA ESTANCA DE SUPERFICIE PARA 2 TUBOS LED T8 2X25W. L=150cm



LEYENDA DE MECANISMOS

- INTERRUPTOR SIMPLE
- INTERRUPTOR CONMUTADO
- TOMA DE 10A
- TOMA DE 16A
- TOMA DE 20A
- TOMA DE 25A
- BASE DE ENCHUFE ESTANCA PARA ZONAS HÚMEDAS
- MOTOR DE MECANISMO
- TOMA DE INSTALACIONES AUDIOVISUALES
- TOMA DE ANTENA PARA TELEVISIÓN
- CONTADOR ELECTRICO
- TOMA DE TELEFONIA
- BASE INFORMÁTICA
- CUADRO ELECTRICO


LEYENDA DE LUMINARIA

- LUMINARIA LED DE TECHO TIPO DOWNLIGHT. 30W
- LUMINARIA DE TECHO TIPO FOCO EMPOTRADO FIJO DE 35W.
- APLIQUE DE PARED. 35W
- TIRA LED SIMPLE DESNUDA 780Lm/m
- TIRA LED SIMPLE 780Lm/m INCLUIDA EN PERFIL DE ALUMINIO EXTRUIDO
- TIRA LED DOBLE 780Lm/m INCLUIDA EN PERFIL DE ACERO ZINCADO
- LUMINARIA FLUORESCENTE SUSPENDIDA 1x54W L=2x126
- LUMINARIA FLUORESCENTE SUSPENDIDA 2x80W L=156
- LUMINARIA EXTERIOR LED DE 12W EMPOTRADA EN SUELO CON FOSO DE 90mm.
- LUMINARIA EXTERIOR TIPO BALIZA DE RADIACIÓN LATERAL EMPOTRADA EN SUELO. 35W
- LUMINARIA EXTERIOR TIPO BALIZA DE MULTIRADIACIÓN LATERAL EMPOTRADA EN SUELO. 35W
- LUMINARIA EXTERIOR TIPO APLIQUE EMPOTRADO EN MURO DE HORMIGÓN DE 35W
- LUMINARIA EXTERIOR LED TIPO PROYECTOR BASCULANTE FIJADO A BLOQUE DE HORMIGÓN Y ALOJADO EN UN GAVIÓN. 50W
- LUMINARIA EXTERIOR LED TIPO PROYECTOR BASCULANTE FIJADO A MURO DE HORMIGÓN. 50W
- FORMACIÓN DE CIELO EN FALSO TECHO CON FUENTE DE LUZ LED DE 2X16W PARA 200 TERMINALES DE FIBRA OPTICA DE 5m
- PANTALLA ESTANCA DE SUPERFICIE PARA 2 TUBOS LED T8 2X25W. L=150cm



NOTA: NO SE INSTALARÁ NINGUNA LUMINARIA SIN LA PREVIA ACEPTACIÓN Y REPLANTEO DE LA DIRECCIÓN FACULTATIVA.

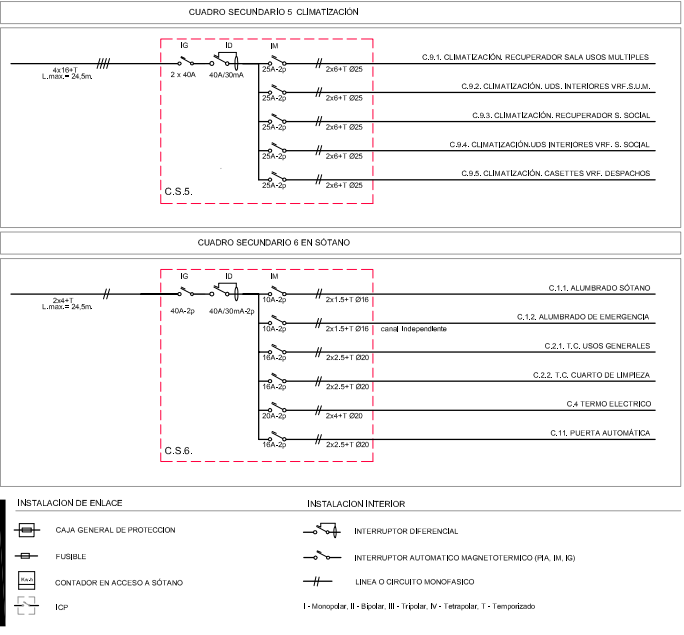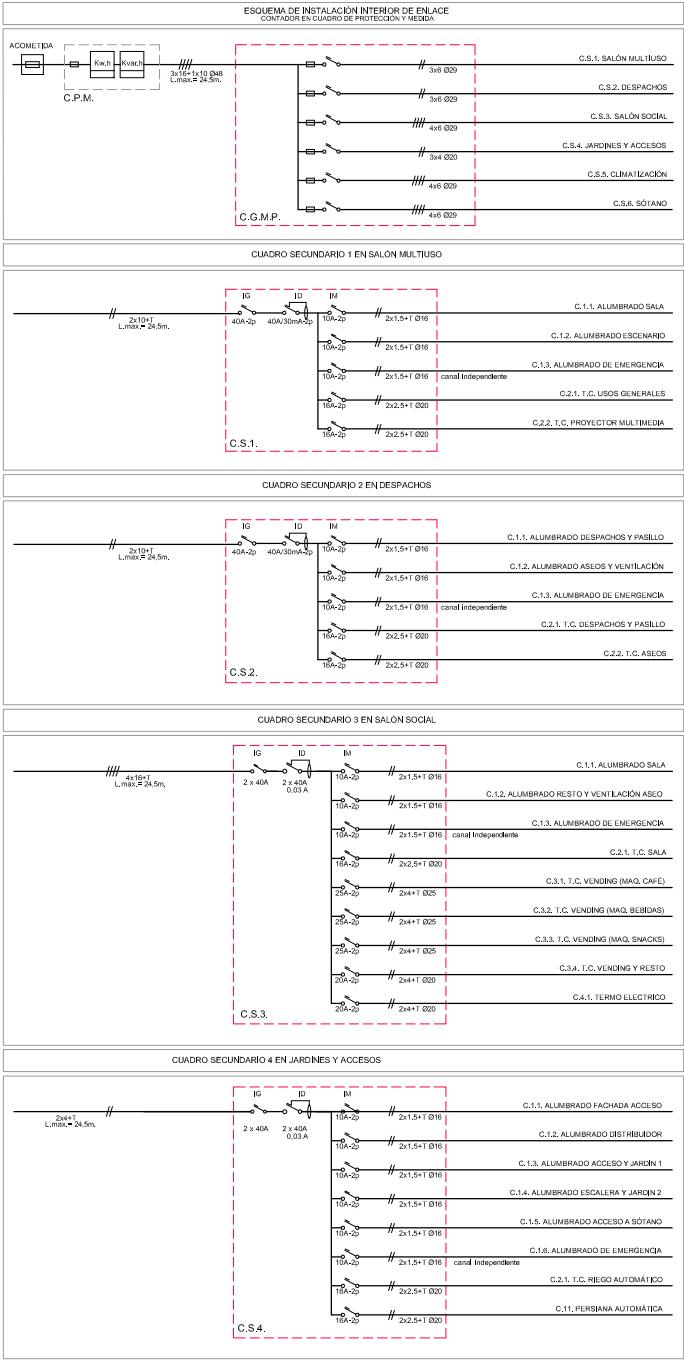

CS6. CUADRO SECUNDARIO 6. SÓTANO.

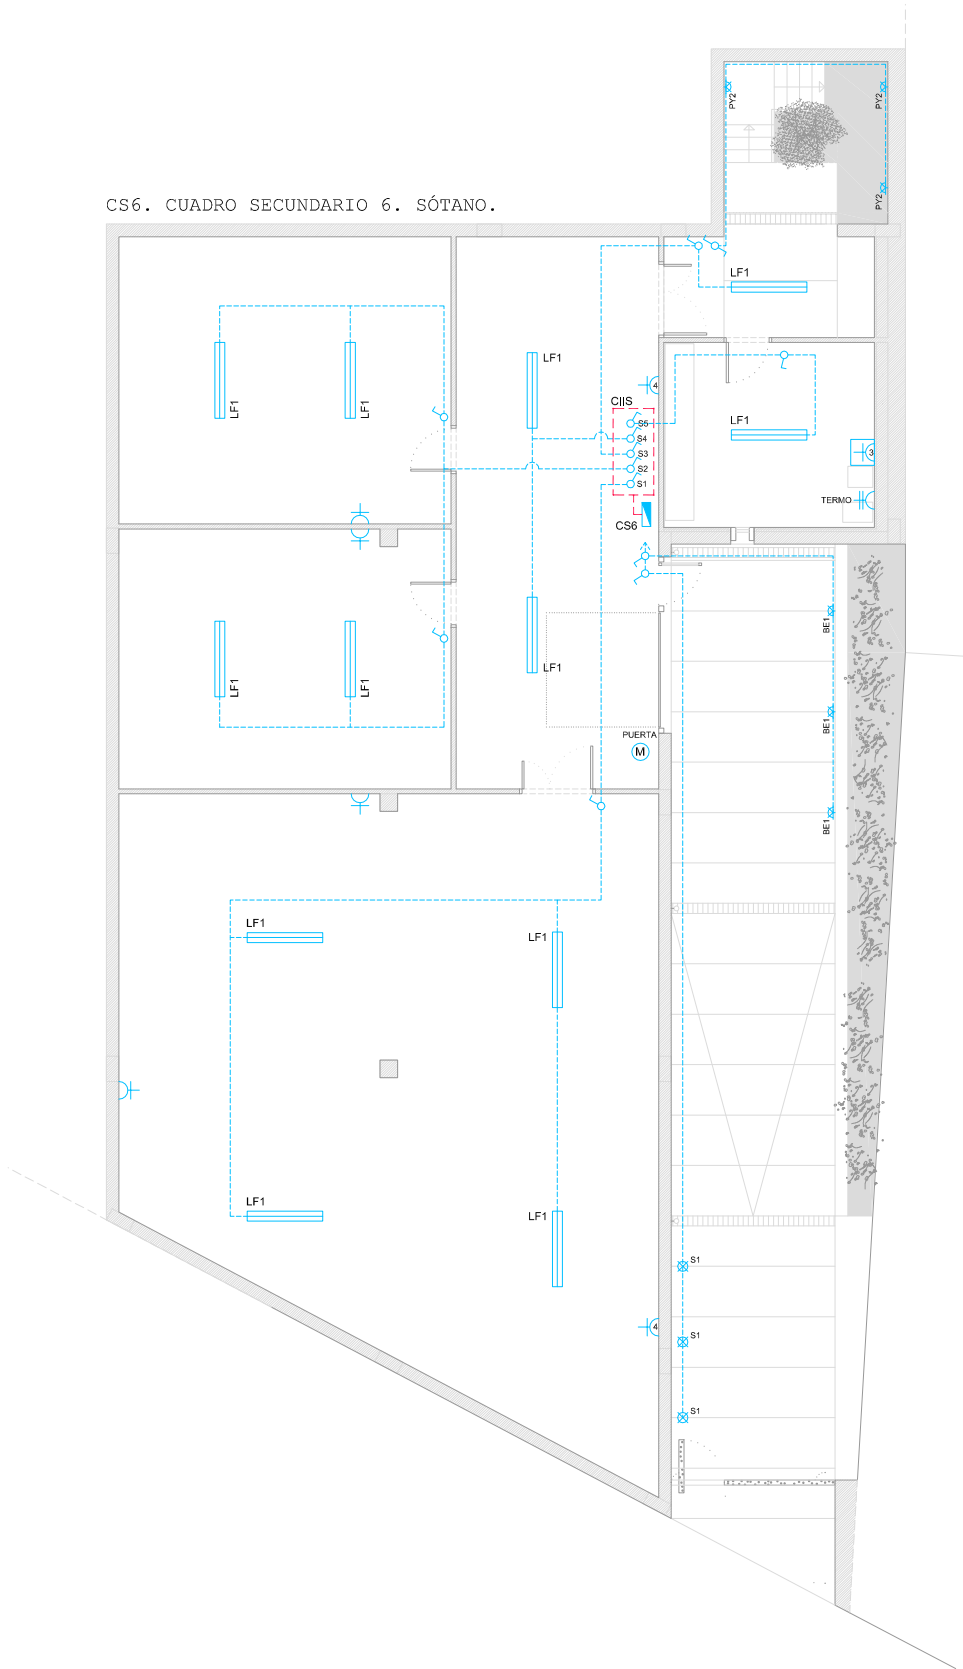

CLIMATIZACIÓN Y VENTILACIÓN EN CUBIERTA. ESCALA: 1/200

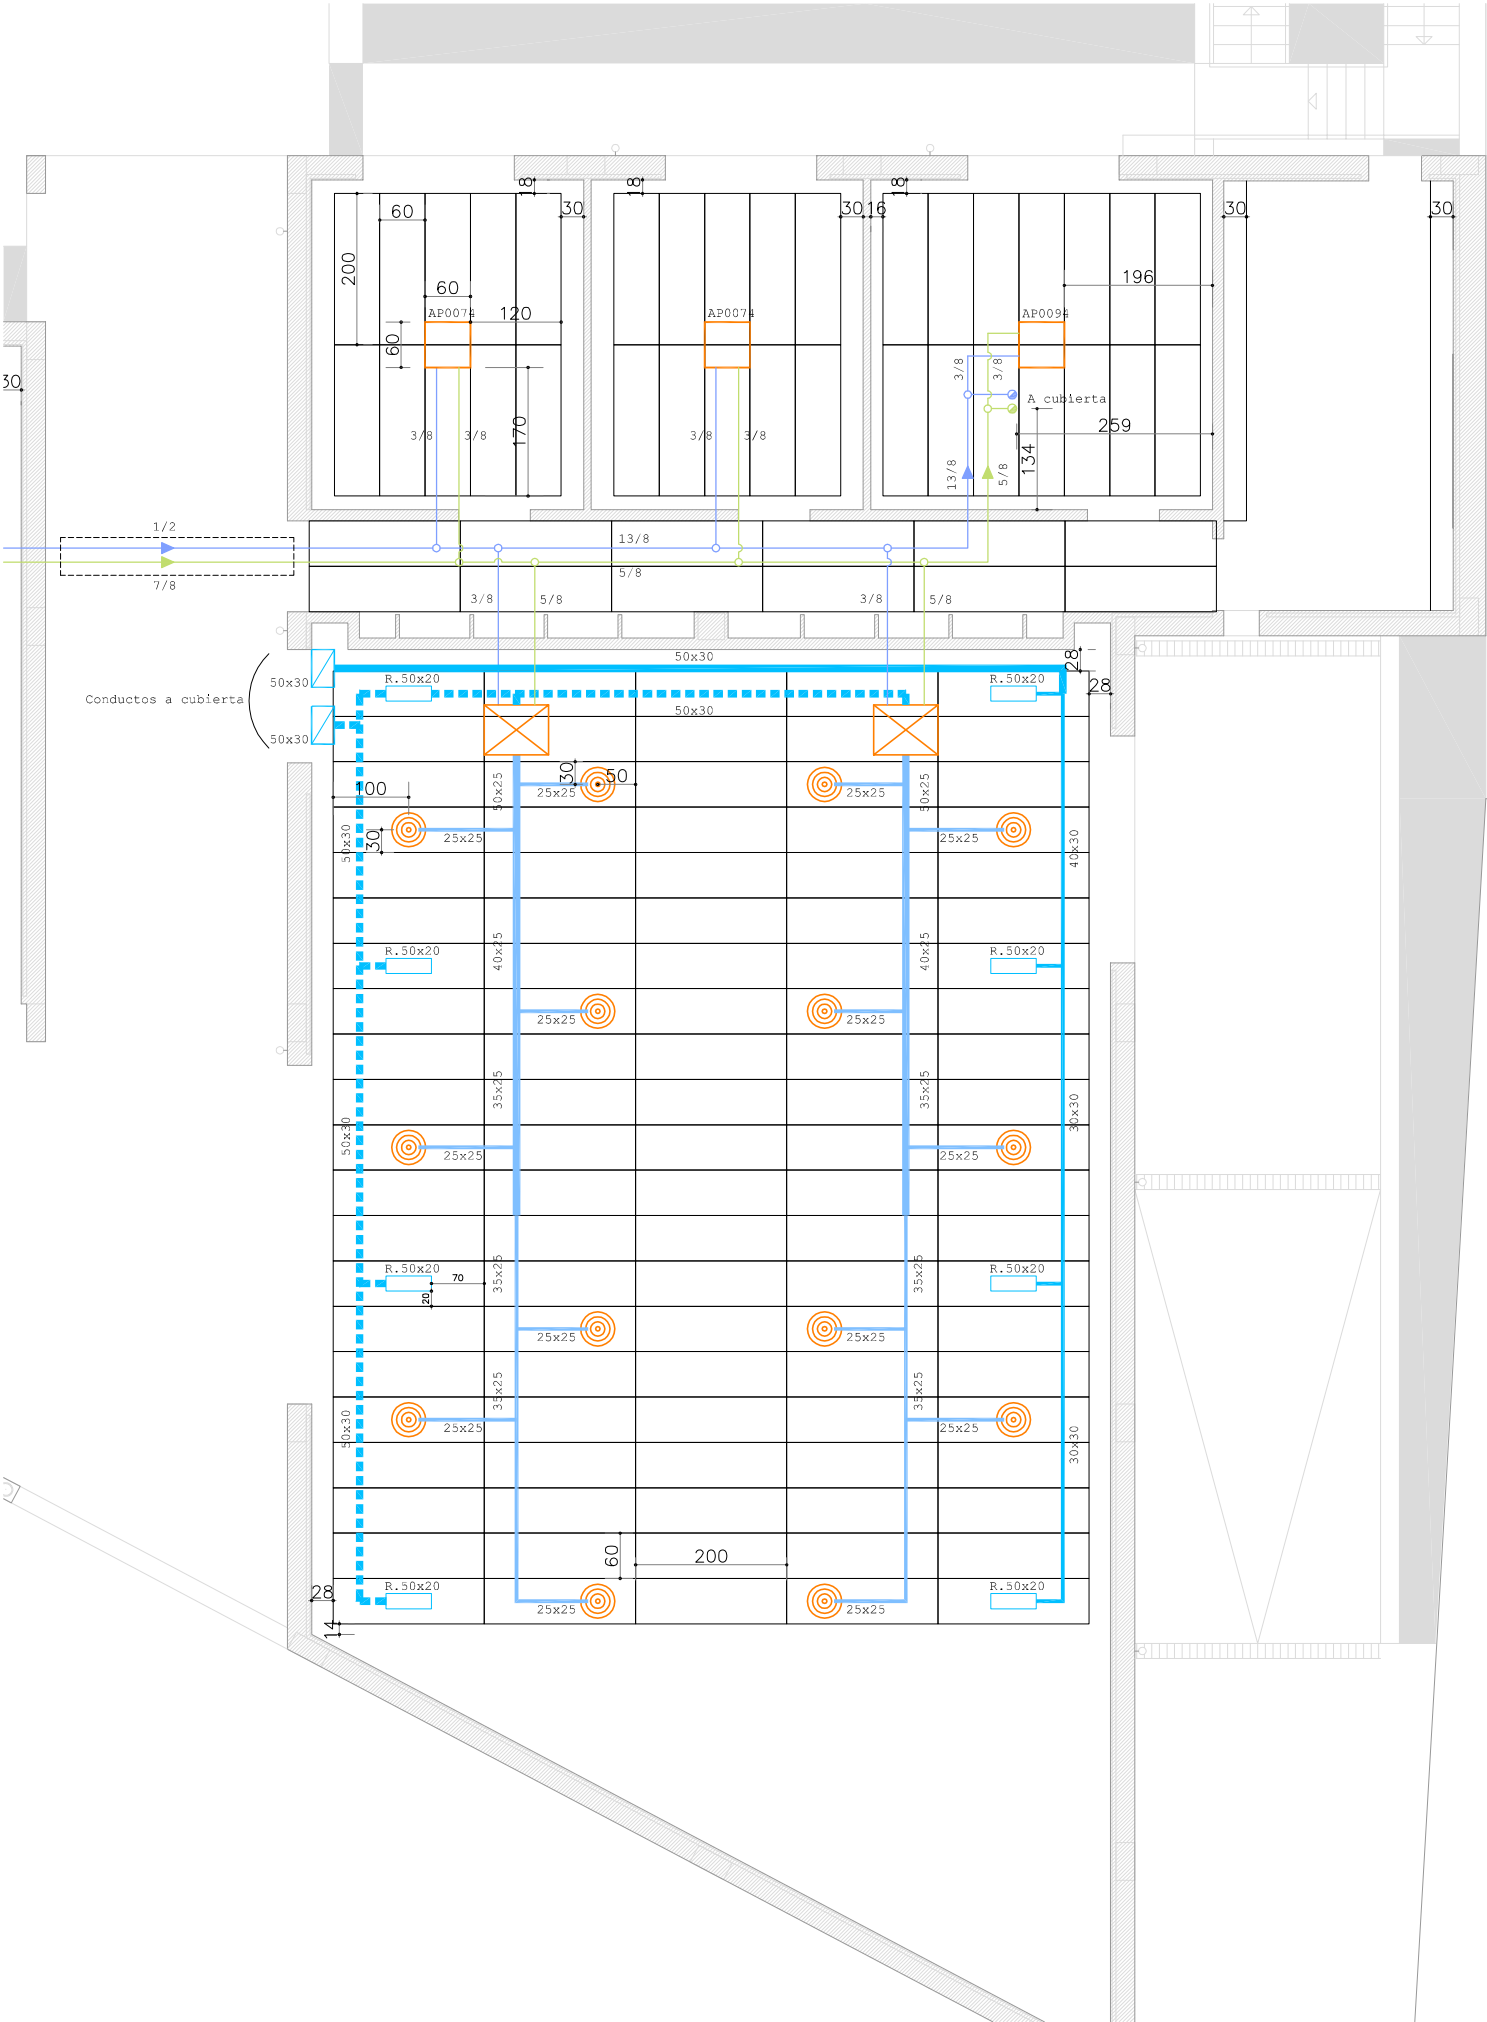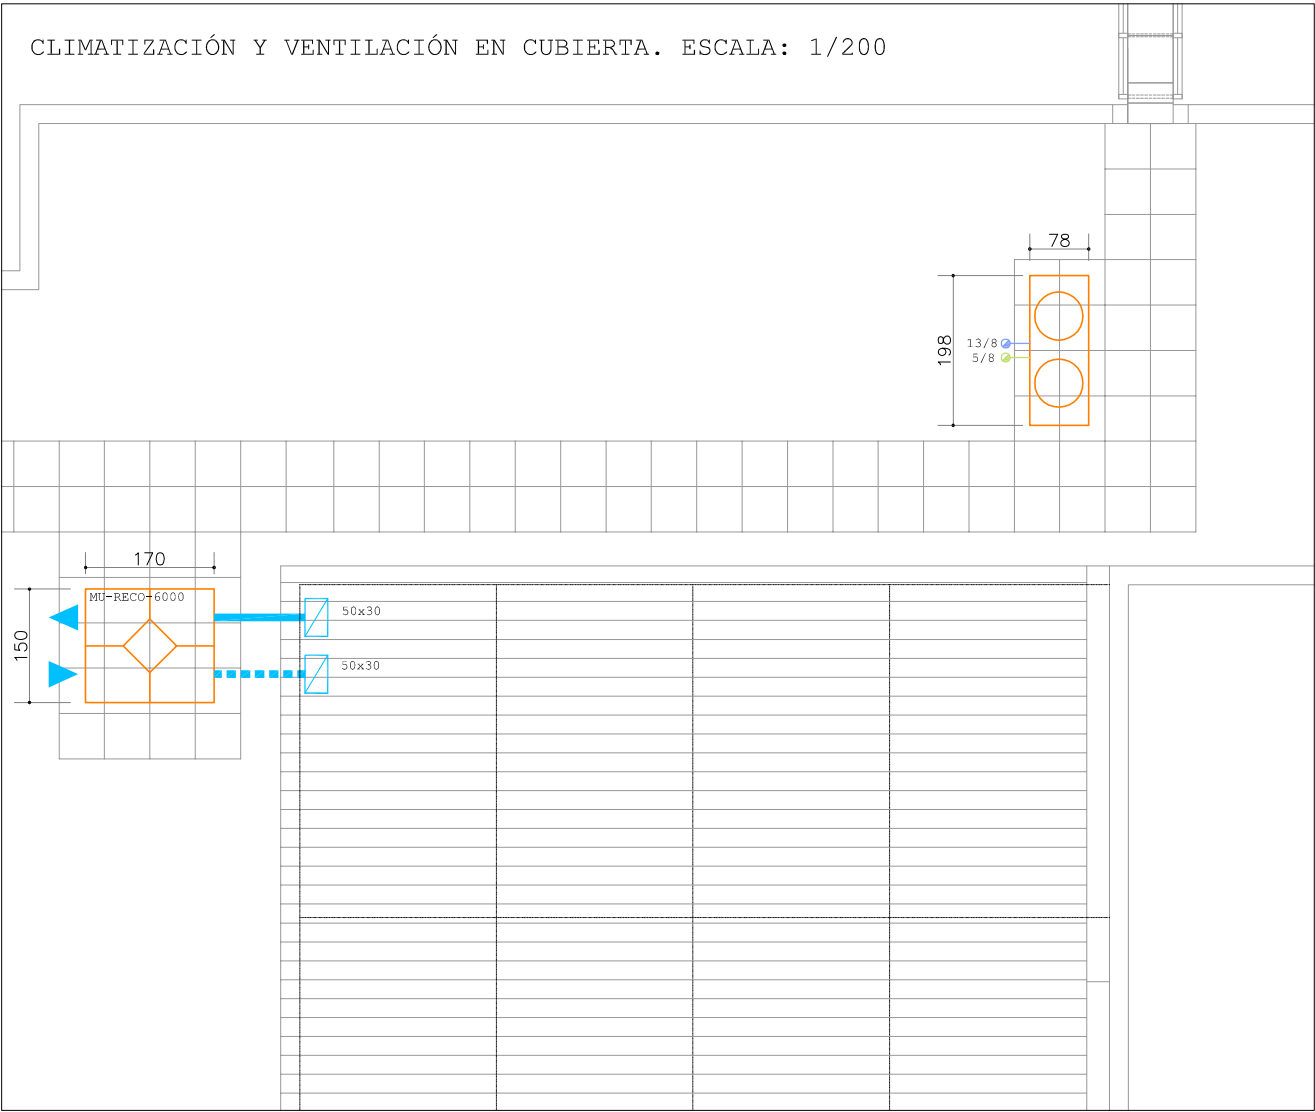

LEYENDA

- MAQUINARIA DE CLIMATIZACIÓN Y VENTILACIÓN

RECUPERADOR DE CALOR.
MODELO MU-RECO-6000: 150x170x82 CH3
MODELO MU-RECO-4000: 150x150x61 CH3

UNIDAD INTERIOR VRF POR CONDUCTOS. ALTA PRESIÓN
MODELO TOSHIBA AP0364

UNIDAD INTERIOR VRF CASSETTE.
MODELO TOSHIBA AP0074
MODELO TOSHIBA AP0094

UNIDAD EXTERIOR DE CLIMATIZACIÓN VRF
MODELO TOSHIBA S100G1 MAP2014
- TERMINALES DE CONDUCTOS

REJILLAS DE VENTILACIÓN ALOJADA EN PANEL DE FALSO TECHO.

DIFUSOR DE CLIMATIZACIÓN CIRCULAR ALOJADO EN PANEL DE FALSO TECHO.
- CONDUCTOS Y DUBERTÍAS

CONDUCTO RECTANGULAR DE VENTILACIÓN. RETORNO.

CONDUCTO RECTANGULAR DE VENTILACIÓN. IMPULSIÓN.


CONDUCTO RECTANGULAR DE CLIMATIZACIÓN. IMPULSIÓN.

TUBERÍAS COBRE FRIGORÍFICAS (LÍQUIDO Y GAS).

TUBERÍAS COBRE DE COMUNICACIÓN ENTRE INTERIOR DE PLANTA BAJA Y CUBIERTA.

TRAMO ALOJADO EN VAINA EMBEBIDO EN LA LOSA DE HORMIGÓN DEL TECHO.


CONDUCTO DE VENTILACIÓN VERTICAL, DE COMUNICACIÓN ENTRE INTERIOR Y CUBIERTA.

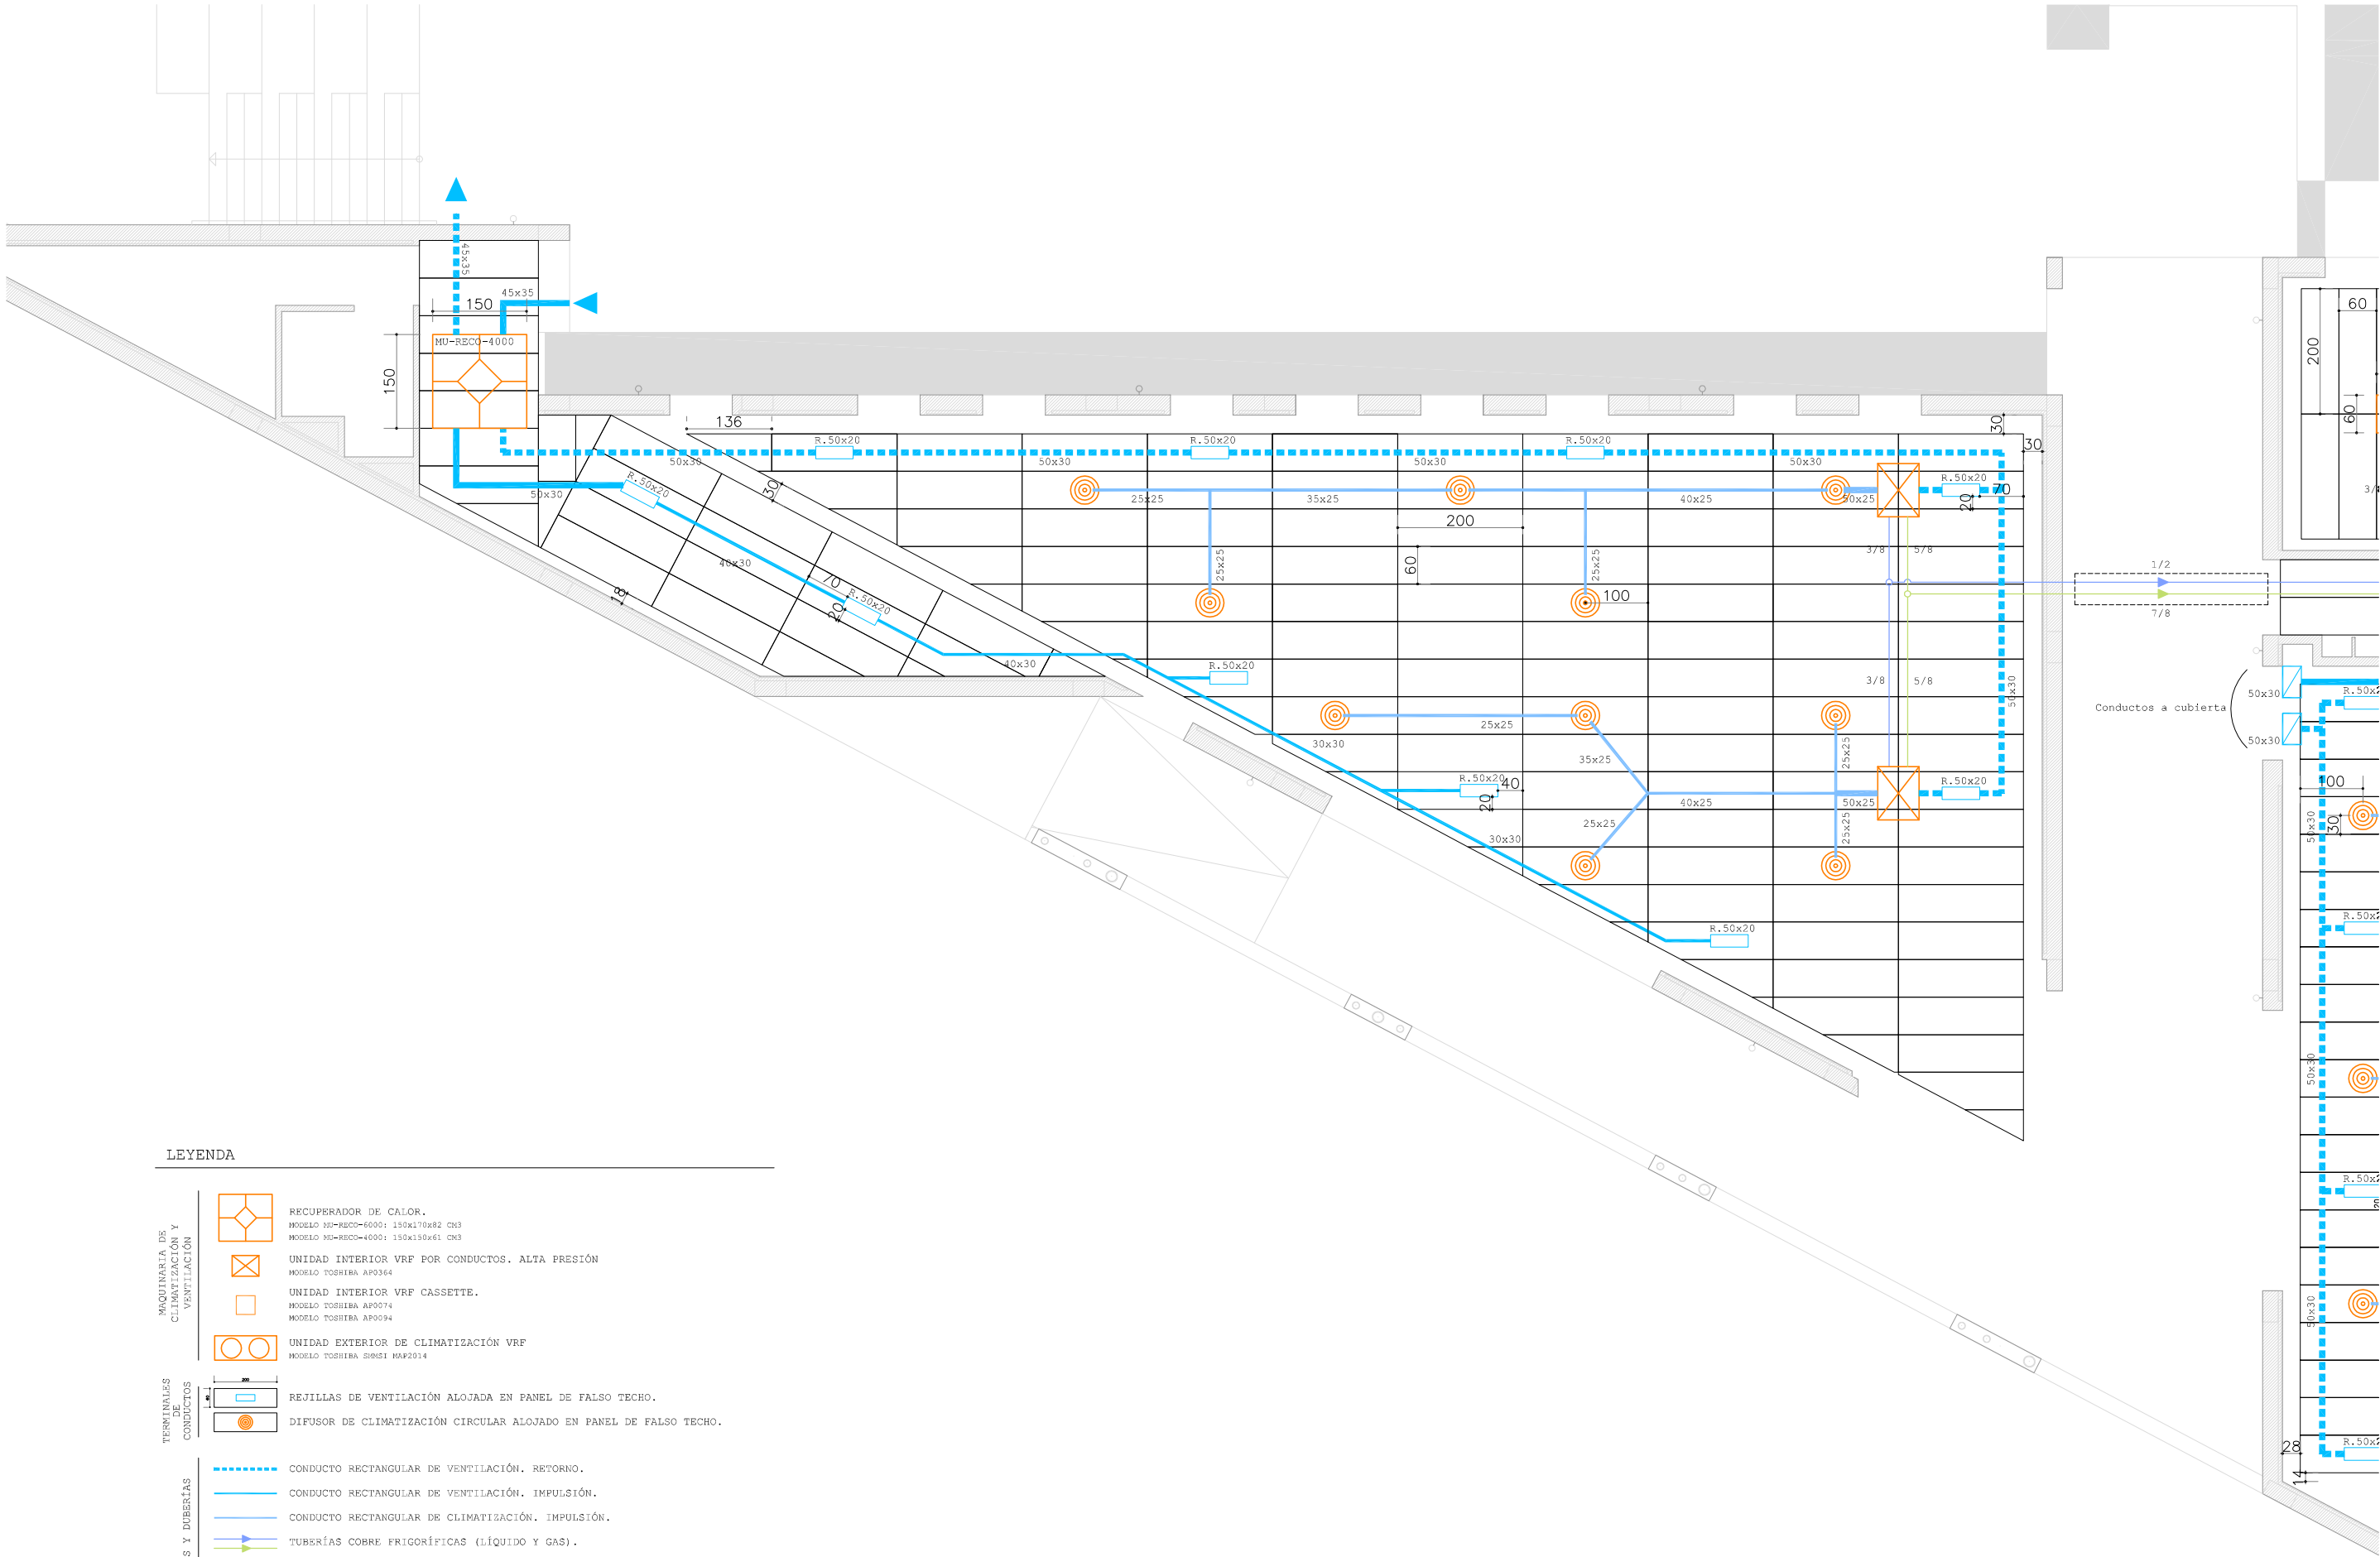


LEYENDA

- | | | |
|---|--|---|
| MAQUINARIA DE CLIMATIZACIÓN Y VENTILACIÓN | | RECUPERADOR DE CALOR.
MODELO MU-RECO-6000: 150x170x82 CM3
MODELO MU-RECO-4000: 150x150x61 CM3 |
| | | UNIDAD INTERIOR VRF POR CONDUCTOS. ALTA PRESIÓN
MODELO TOSHIBA AP0364 |
| | | UNIDAD INTERIOR VRF CASSETTE.
MODELO TOSHIBA AP0074
MODELO TOSHIBA AP0094 |
| | | UNIDAD EXTERIOR DE CLIMATIZACIÓN VRF
MODELO TOSHIBA SIRS1 HAF2014 |
| TERMINALES DE CONDUCTOS | | REJILLAS DE VENTILACIÓN ALOJADA EN PANEL DE FALSO TECHO. |
| | | DIFUSOR DE CLIMATIZACIÓN CIRCULAR ALOJADO EN PANEL DE FALSO TECHO. |
| CONDUCTOS Y DUBERTAS | | CONDUCTO RECTANGULAR DE VENTILACIÓN. RETORNO. |
| | | CONDUCTO RECTANGULAR DE VENTILACIÓN. IMPULSIÓN. |
| | | CONDUCTO RECTANGULAR DE CLIMATIZACIÓN. IMPULSIÓN. |
| | | TUBERÍAS COBRE FRIGORÍFICAS (LÍQUIDO Y GAS). |
| | | TUBERÍAS COBRE DE COMUNICACIÓN ENTRE INTERIOR DE PLANTA BAJA Y CUBIERTA. |
| | | TRAMO ALOJADO EN VAINA EMBEBIDO EN LA LOSA DE HORMIGÓN DEL TECHO. |
| | | CONDUCTO DE VENTILACIÓN VERTICAL, DE COMUNICACIÓN ENTRE INTERIOR Y CUBIERTA. |

Sectores de incendio. Escala: 1/500

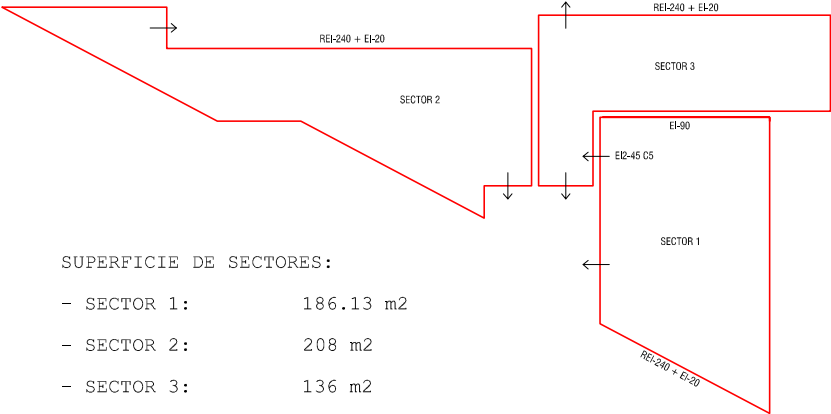

Planta baja.

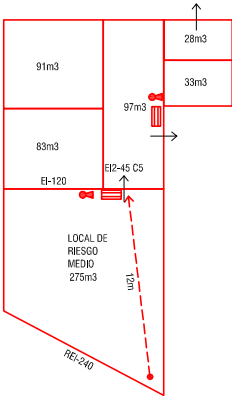

Sótano.

LEYENDA

- ORIGEN DE EVACUACIÓN
- ≡ LUMINARIA DE SEÑALIZACIÓN Y EMERGENCIA (20lux)
- 🔥 EXTINTOR POLVO ABC (21A-113B)
- ➡ SEÑALIZACIÓN SENTIDO DE EVACUACIÓN
- P. ANTIP PUERTAS CON BARRERA ANTI-PÁNICO.
- EI-45-C5 ESTABILIDAD ANTE EL FUEGO DE PUERTA
- SALIDA SEÑALIZACIÓN DE SALIDA DE EDIFICIO O RECINTO
- Sin salida SEÑALIZACIÓN DE NO SALIDA DE EDIFICIO O RECINTO
- 2p OCUPACIÓN DEL RECINTO
- 16.1m RECORRIDO DE EVACUACIÓN
- EI-90 COMPORTAMIENTO ANTE EL FUEGO DE LAS PAREDES
- B-s1.d0 COMPORTAMIENTO ANTE EL FUEGO DE TECHOS
- CFL-S1 COMPORTAMIENTO ANTE EL FUEGO SUELOS

Protección frente a incendios

LEYENDA

- TERRENO VEGETAL. A base de Sedum, Reflexum y Spurium
- SUSTRATO CON CORTEZA DE PINO
- GRAVILLA BLANCA LIMPIA
- TUBERÍA Ø25mm PN-6
- ARQUETA DE RIEGO DE PVC OCULTA EN SUELO O PARED. CONECTADA A RED DE AFS.

PROGRAMADORES DE RIEGO AUTOMÁTICO.
CONECTADOS A RED ELÉCTRICA.

- P1 CONTROL DE RIEGO DE JARDINES EN PATIO TRASERO
- P2 CONTROL DE RIEGO DE JARDINES DE SÓTANO
- P3 CONTROL DE RIEGO DE JARDIN DE CUBIERTA



A1: Prunus cerasifera pissardii



A2: Ciprés




S1: Aucuba



S2: Rosmarinus officinalis





S3: Hiedra

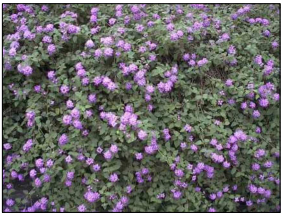

S4: Lantana



S5: Durillo

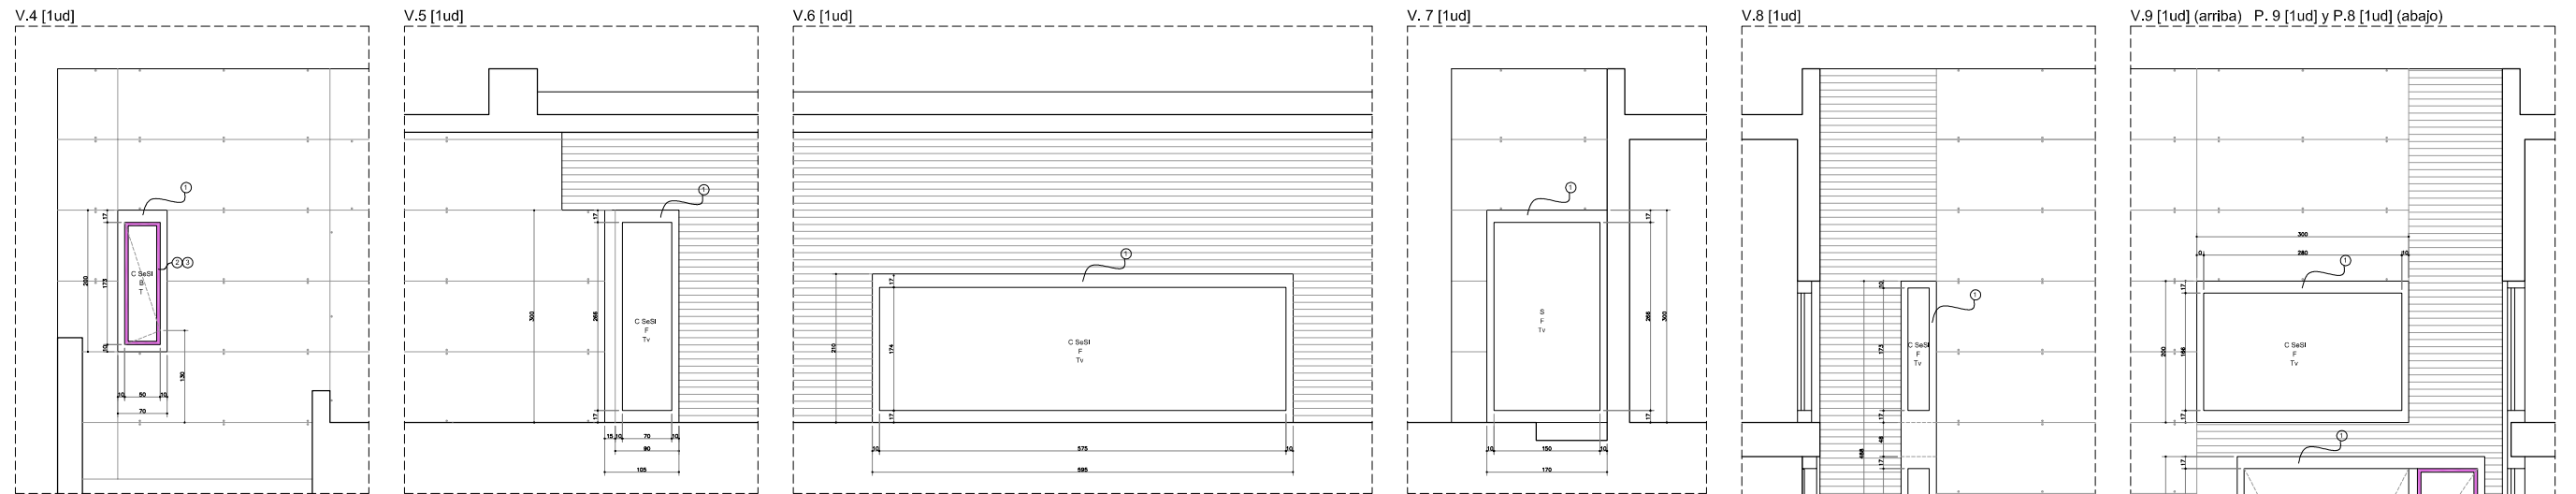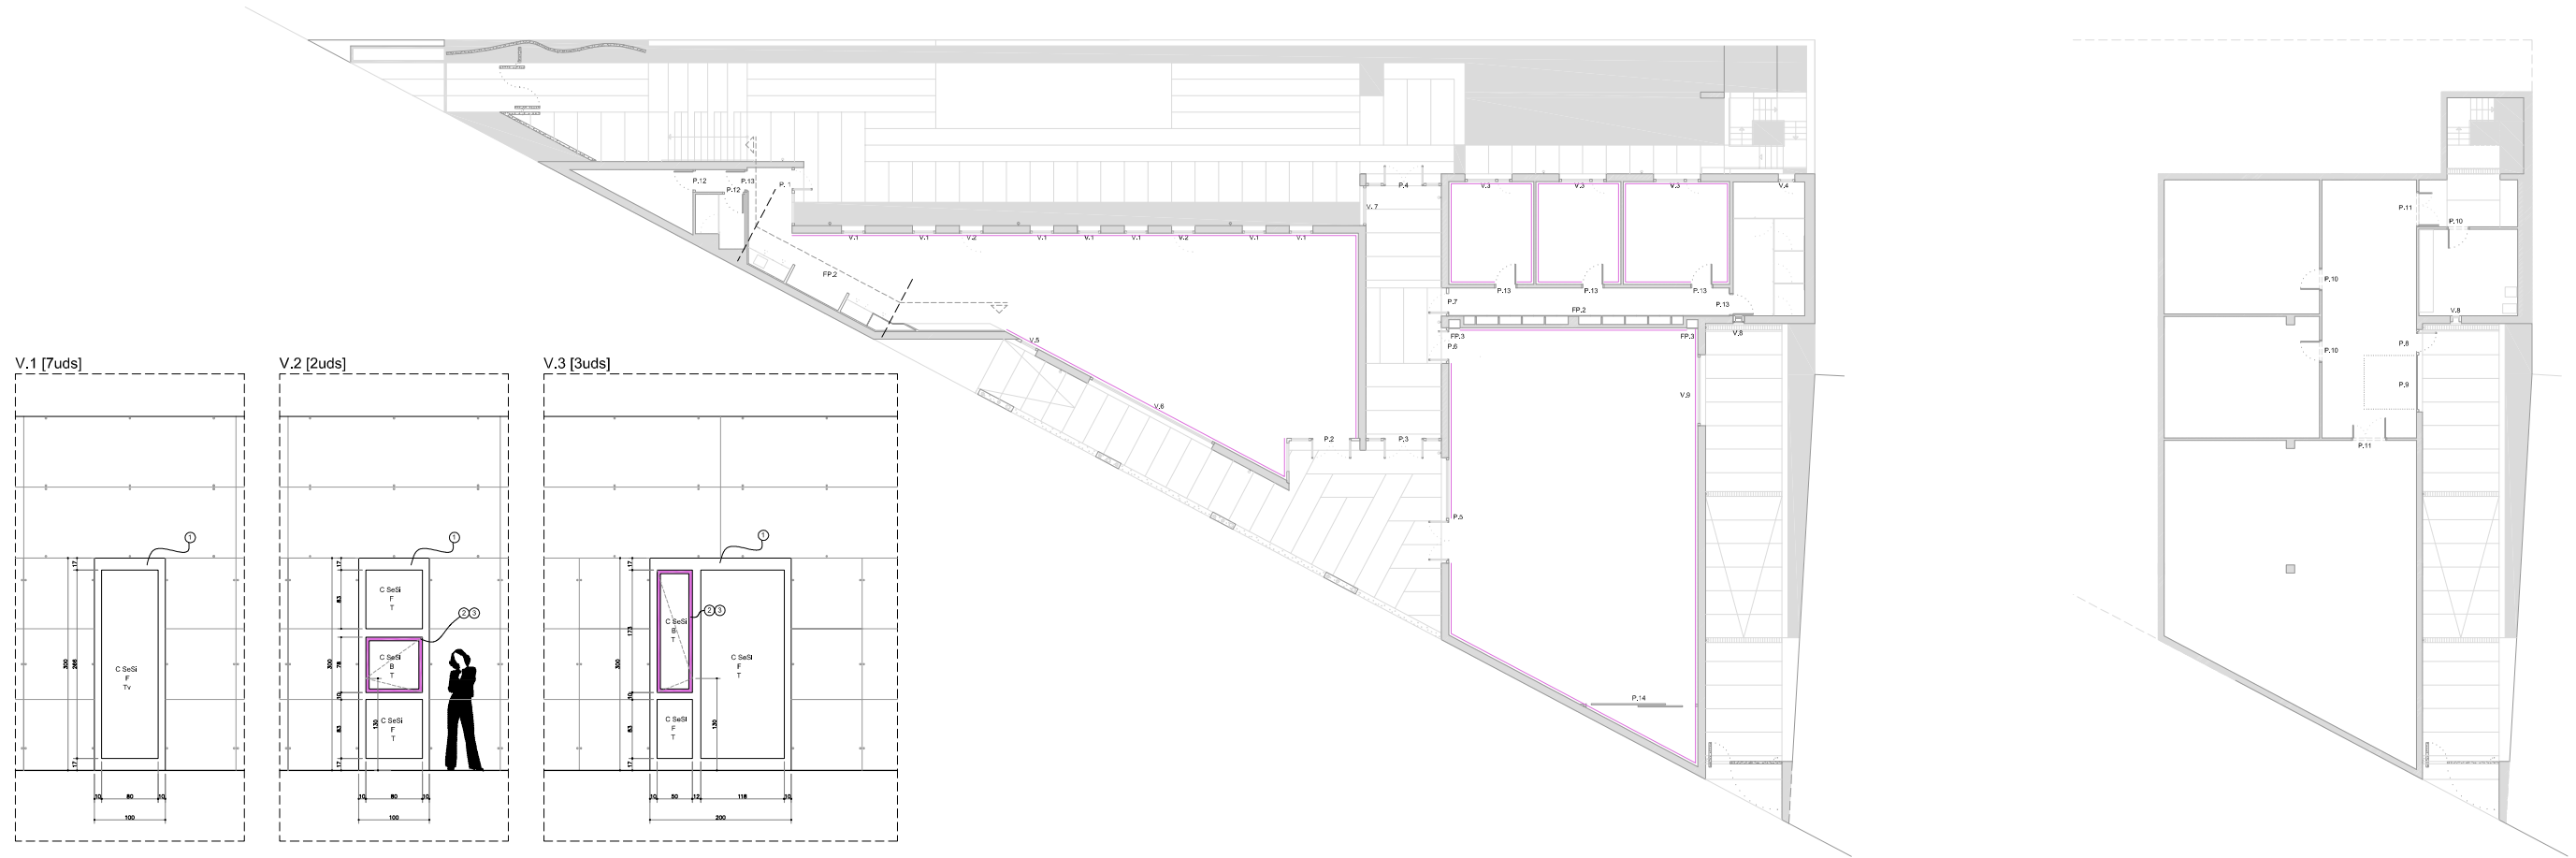

LEYENDA

Características de vidrios:

S	vidrio de seguridad (4+4)
C SeSi	vidrio aislante climalit con seguridad exterior e interior (4+4/8/4+4)
T	vidrio transparente
Tv	vidrio translúcido con vinilo adhesivo
F	Fijo
B	Hoja basculante

Características de carpinterías:


1	Bastidor de acero cincado según detalles
2	Hoja practicable de aluminio con RPT
3	Disposición de manilla interior
4	Disposición de manilla exterior
5	Cerradura con llave
6	Dispositivo de barra antipánico
7	Puerta tipo garaje seccionable automática. Abatible en eje horizontal
8	Puerta basculante de acero

Características de materiales de carpinterías:



H1	Hoja practicable de acero con resistencia a fuego (EI-45)
H2	Hoja practicable de acero con rejillas para ventilación
H3	Hoja practicable con acabado en madera lisa
H4	Hoja practicable con acabado en madera lisa para armario con mecanismo oculto
H5	Hoja practicable con marco acabado en madera y hoja fija de vidrio transparente
P	Panelado con acabado en madera de mismas características que H3, H4 y H5 con fijación oculta.
C1	Armario de cocina con acabado en madera. Doble hoja. H:200cm A:120cm
C2	Armario de cocina bajo con acabado en madera. Doble hoja. H:86cm A:80cm
C3	Armario de cocina alto con acabado en madera. Hoja simple. H:70cm A:60cm

— Zócalo de madera maciza según detalle.


P.1 [1ud]

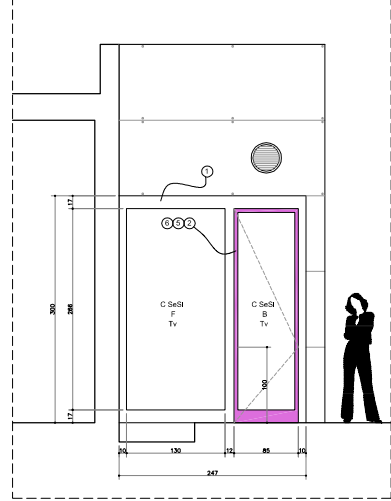


P.2 [1ud]

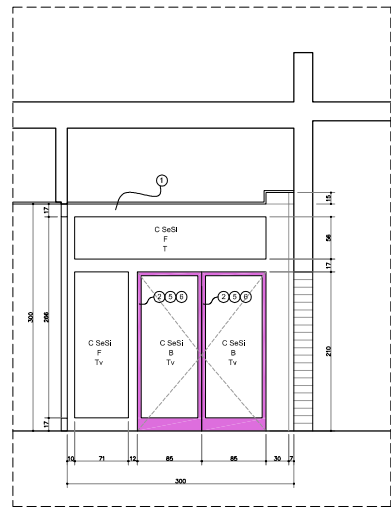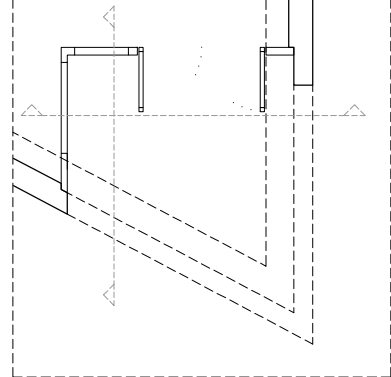

P.3 [1ud]

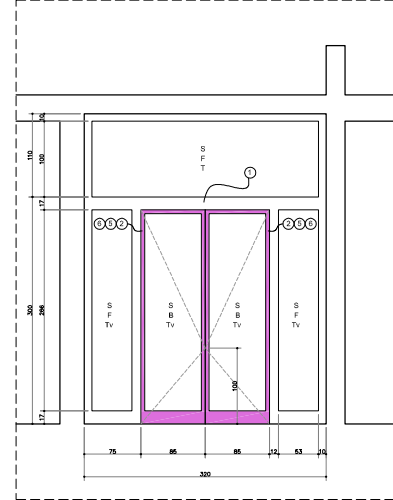

P.4 [1ud]

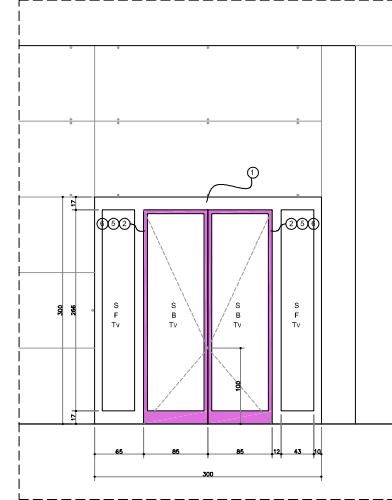

LEYENDA

Características de vidrios:

- S vidrio de seguridad (4+4)
- C SeSi vidrio aislante climalit con seguridad exterior e interior (4+4/8/4+4)
- T vidrio transparente
- Tv vidrio translúcido con vinilo adhesivo
- F Fijo
- B Hoja basculante

Características de carpinterías:

- 1 Bastidor de acero cincado según detalles
- 2 Hoja practicable de aluminio con RPT
- 3 Disposición de manilla interior
- 4 Disposición de manilla exterior
- 5 Cerradura con llave
- 6 Dispositivo de barra antipánico
- 7 Puerta tipo garaje seccionable automática. Abatible en eje horizontal
- 8 Puerta basculante de acero

Características de materiales de carpinterías:

- H1 Hoja practicable de acero con resistencia a fuego (EI-45)
- H2 Hoja practicable de acero con rejillas para ventilación
- H3 Hoja practicable con acabado en madera lisa
- H4 Hoja practicable con acabado en madera lisa para armario con mecanismo oculto
- H5 Hoja practicable con marco acabado en madera y hoja fija de vidrio transparente
- P Panelado con acabado en madera de mismas características que H3, H4 y H5 con fijación oculta.
- C1 Armario de cocina con acabado en madera. Doble hoja. H:200cm A:120cm
- C2 Armario de cocina bajo con acabado en madera. Doble hoja. H:86cm A:80cm
- C3 Armario de cocina alto con acabado en madera. Hoja simple. H:70cm A:60cm
- Zócalo de madera maciza según detalle.